


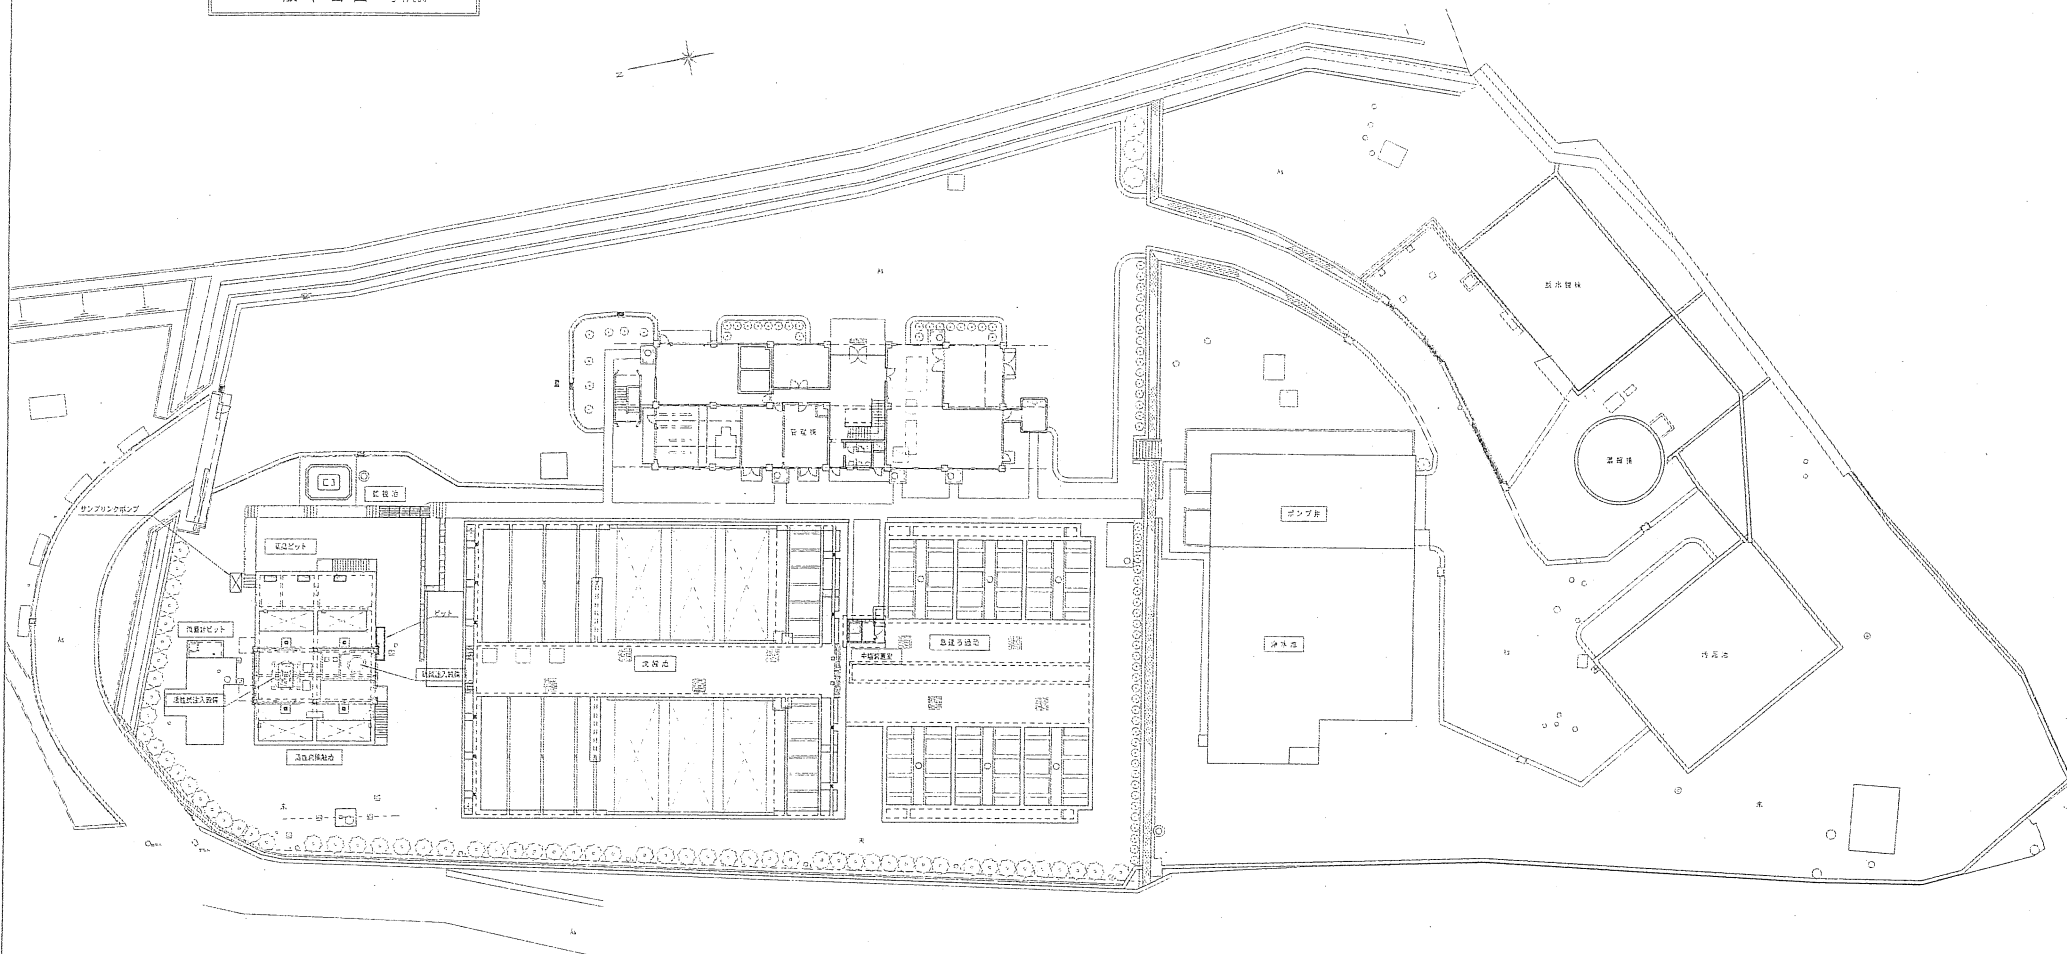


一般平面図 5=1/500



岡山県西瀬水道企業図					
事業名					
工号名					
図名	瀬庄浄水場一般平面図				
縮尺	1/500	図面番号			
設計年月日		設計	校核	承認	
設計者		校核者	承認者	図面番号	

一般平面図 S=1/300

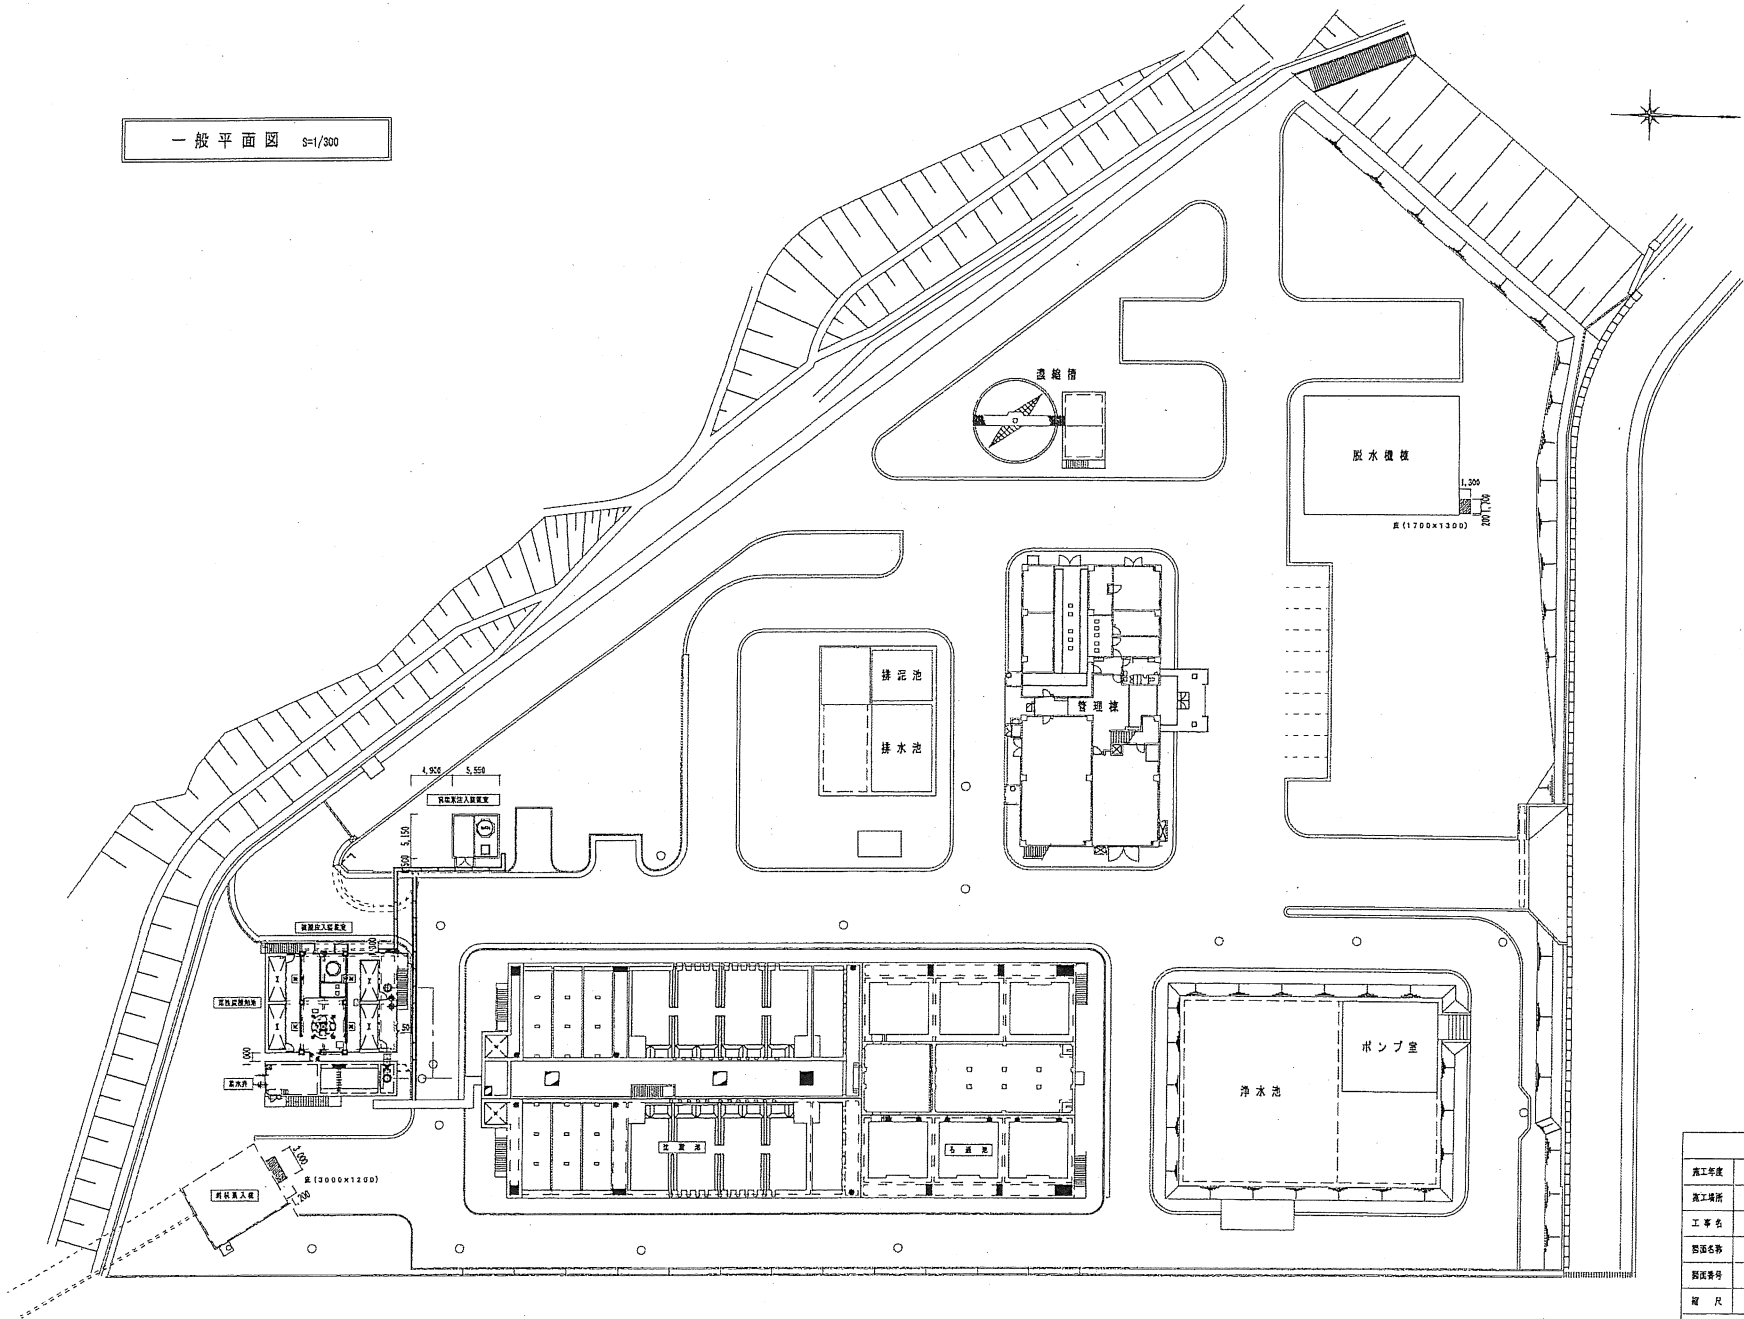

岡山県西南水道企業図	
施工年度	
施工場所	瀬方町 小笠原地内
工事名	瀬方浄水場一般平面図
図面名称	一般平面図
図面番号	
縮尺	1/300